

MAPA DO CELÓW PROJEKTOWYCH SKALA 1:500 Sekcje: 6.124.32.13.3.2, 6.124.32.13.4.1 PORĘBA WIELKA		WYKONAWCA: O-MATIC Usługi Geodezyjne <i>Rafał Tracz</i> 32-500 Brzezinka, ul. Boreńska 13 NIP: 526-145-17-00
Województwo: małopolskie Powiat: oświęcimski Jednostka ewidencyjna: 121306_2 - Oświęcim-obszar wiejski Obręb: 0010, Poręba Wielka Działki: 58/19, 58/20, 58/21, 58/22 Układ współrzędnych prostokątnych płaskich 2000 polski 18 Układ wysokości normalnych Kruszczyński 86		SGG.6640.2481.2016 Nr Ks. - 82/2016 DATA: 16.10.2016 SPORZĄDZIŁ: <i>mgr inż. Rafał Tracz</i> GEODETA PRAWNIONY 32-500 Brzezinka, ul. Boreńska 13
MAPA JEST AKTUALNA NA DZIEŃ 08.10.2016 W ZAKRESIE WYMIARÓW I UZBROJENIA NA PODSTAWIE POMIARU WYNIKU TYCHONOWEGO ORAZ BRANŻOWEGO.		Organ prowadzący państwowy zasób geodezyjny i kartograficzny STAROSTA OŚWIECIMSKI Identyfikator ewidencyjny materiału zasobu - operatu technicznego P.1213.20/16.2294 Data wpisania operatu technicznego do ewidencji materiałów zasobu 03.11.2016 Imię, nazwisko i podpis osoby reprezentującej organ z up. Starosta <i>Beata Dworak</i> Podpis Sędzi 21.11.2016 SGG.6642/16.20/16 w Wydziale Geodezji, Kartografii i Gospodarki Nieruchomościami

Poswiadcza się, że niniejszy dokument został opracowany w wyniku prac geodezyjnych i kartograficznych, których rezultaty zawiera operat techniczny wpisany do ewidencji materiałów państwowego zasobu geodezyjnego i kartograficznego

- Legenda
- zakres aktualizacji
 - wodociąg
 - granice działek
 - użytki
 - kanalizacja
 - gazociąg
 - telekomunikacja


LEGENDA:
 ZGODNIE Z ZAŁĄCZNIKIEM GRAFICZNYM DO DECYZJI O WARTUNKACH ZABUDOWY ZNAK: WZ.6733.5.2016.RZ Z DNIA 11.04.2016r.

MN TEREN ZABUDOWY MIESZKANIOWEJ JEDNORODZINNEJ

Dg DROGA PUBLICZNA GMINNA

NIEPRZEKRACZALNA LINIA ZABUDOWY (MIN. 6 M OD ZEWNĘTRZNEJ KRAWĘDZI DROGI)

- LEGENDA:**
- A** PRZEDMIOTOWY BUDYNEK SZKOŁY OBJĘTY OPRACOWANIEM
 - B** CZĘŚĆ NADWIESZONA PRZEDMIOTOWEGO BUDYNKU OBJĘTEGO OPRACOWANIEM
 - C** PROJEKTOWANE MIEJSCA GROMADZENIA ODPADÓW STAŁYCH objęte wnioskiem o pozwolenie na budowę
 - D** PROJEKTOWANY SZCZELNY ZBIORNIK NA NIECZYSTOŚCI CIEKŁE objęte wnioskiem o pozwolenie na budowę
 - D** SKRZYNKA TELETECHNICZNA objęte wnioskiem o pozwolenie na budowę
 - PROJEKTOWANY ZJAZD PUBLICZNY wg odrębnego opracowania, II etap realizacji
 - PRZEBUDOWYWANY ZJAZD PUBLICZNY wg odrębnego opracowania, II etap realizacji
 - PROJEKTOWANE POWIERZCHNIE UTWARDZONE - MIEJSCA POSTOJOWE PŁYTA AZUROWA objęte wnioskiem o pozwolenie na budowę
 - PROJEKTOWANE POWIERZCHNIE UTWARDZONE - CHODNIKI KOSTKA BRUKOWA KOLOROWA objęte wnioskiem o pozwolenie na budowę
 - PROJEKTOWANE POWIERZCHNIE UTWARDZONE (DROGI WEWNĘTRZNE) objęte wnioskiem o pozwolenie na budowę
 - PROJEKTOWANE POWIERZCHNIE NIUTWARDZONE OPASKI ŻWIROWE objęte wnioskiem o pozwolenie na budowę
 - WEJŚCIA DO BUDYNKU
 - WEJŚCIA NA DZIAŁKĘ
 - WJAZD NA DZIAŁKĘ
 - 1, 2, ... NAROZNIKI DZIAŁKI
 - E1, E2 ILOŚĆ KONDYGNACJI
 - p.p.p.= POZIOM POSADZKI PARTERU
 - wh PROJEKTOWANA ZEWNĘTRZNA INSTALACJA WODOCIĄGOWA objęta wnioskiem o pozwolenie na budowę
 - wh PROJEKTOWANA ZEWNĘTRZNA INSTALACJA WODOCIĄGOWA ZASILAJĄCA HYDRANTY P. POZ. objęta wnioskiem o pozwolenie na budowę
 - w PROJEKTOWANE PRZYŁĄCZE WODOCIERZOWE nie objęte wnioskiem o pozwolenie na budowę
 - sw PROJEKTOWANA STUDNIA WODOMIERNICZNA nie objęta wnioskiem o pozwolenie na budowę
 - enn2 PROJEKTOWANA ZEWNĘTRZNA INSTALACJA ELEKTRYCZNA objęta wnioskiem o pozwolenie na budowę
 - enn PROJEKTOWANE PRZYŁĄCZE ELEKTRYCZNE nie objęta wnioskiem o pozwolenie na budowę
 - gz PROJEKTOWANA ZEWNĘTRZNA INSTALACJA GAZOWA objęta wnioskiem o pozwolenie na budowę
 - g PROJEKTOWANE PRZYŁĄCZE GAZOWE nie objęte wnioskiem o pozwolenie na budowę
 - sg1 PROJEKTOWANA SKRZYNKA GAZOWA W OGRÓDZENIU POSESJI nie objęta wnioskiem o pozwolenie na budowę
 - sg2 PROJEKTOWANA SKRZYNKA GAZOWA NA ELEWACJI BUDYNKU objęta wnioskiem o pozwolenie na budowę
 - ks2 PROJEKTOWANA ZEWNĘTRZNA INSTALACJA KANALIZACJI SANITARNEJ objęta pozwoleniem na budowę
 - kd PROJEKTOWANA INSTALACJA KANALIZACJI DESZCZOWEJ objęta pozwoleniem na budowę
 - d PROJEKTOWANY DRENAŻ WOKÓŁ BUDYNKU objęty pozwoleniem na budowę
 - GRANICE DZIAŁKI PRZEZNACZONEJ DLA INWESTYCJI
 - ZAKRES REALIZACJI BUDOWY
 - OBSZAR ODDZIAŁYWANIA INWESTYCJI
 - KIERUNEK SPŁYWU WÓD OPADOWYCH
 - BRAMA WJAZDOWA objęta wnioskiem o pozwolenie na budowę
 - PROJEKTOWANE OGRODZENIE objęte wnioskiem o pozwolenie na budowę
 - PROJEKTOWANE ELEMENTY MAŁEJ ARCHITEKTURY - ŁAWKA + KOSZ NA ŚMIECI objęte wnioskiem o pozwolenie na budowę
 - PROJEKTOWANE ELEMENTY MAŁEJ ARCHITEKTURY - STOJAKI NA ROWERY objęte wnioskiem o pozwolenie na budowę
 - PROJEKTOWANY HYDRANT P.POŻ NA DZALCE objęty wnioskiem o pozwolenia na budowę
 - ISTNIEJĄCY HYDRANT P. POŻ nie objęty wnioskiem o pozwolenie na budowę
 - PROJEKTOWANE MIEJSCA POSTOJOWE NA DZIAŁCE (12 szt.) objęte wnioskiem o pozwolenie na budowę
 - PROJEKTOWANE MIEJSCA POSTOJOWE DLA OSOBY NIEPEŁNOSPRAWNEJ NA DZIAŁCE (1 szt.) objęte wnioskiem o pozwolenie na budowę
 - PROJEKTOWANIE SKARPOWANIA NA DZIAŁCE objęte wnioskiem o pozwolenie na budowę
 - PROJEKTOWANE NACHYLENIE TERENU objęte wnioskiem o pozwolenie na budowę
 - PROJEKTOWANA CZĘŚĆ ZIEMNA INSTALACJI ELEKTRYCZNEJ objęta wnioskiem o pozwolenie na budowę
 - RURA OCHRONNA objęta wnioskiem o pozwolenie na budowę
 - PROJEKTOWANE OŚW. ZEWN. WYSOKIE; LED; IP 65, słup aluminiowy; h=6 m objęta wnioskiem o pozwolenie na budowę

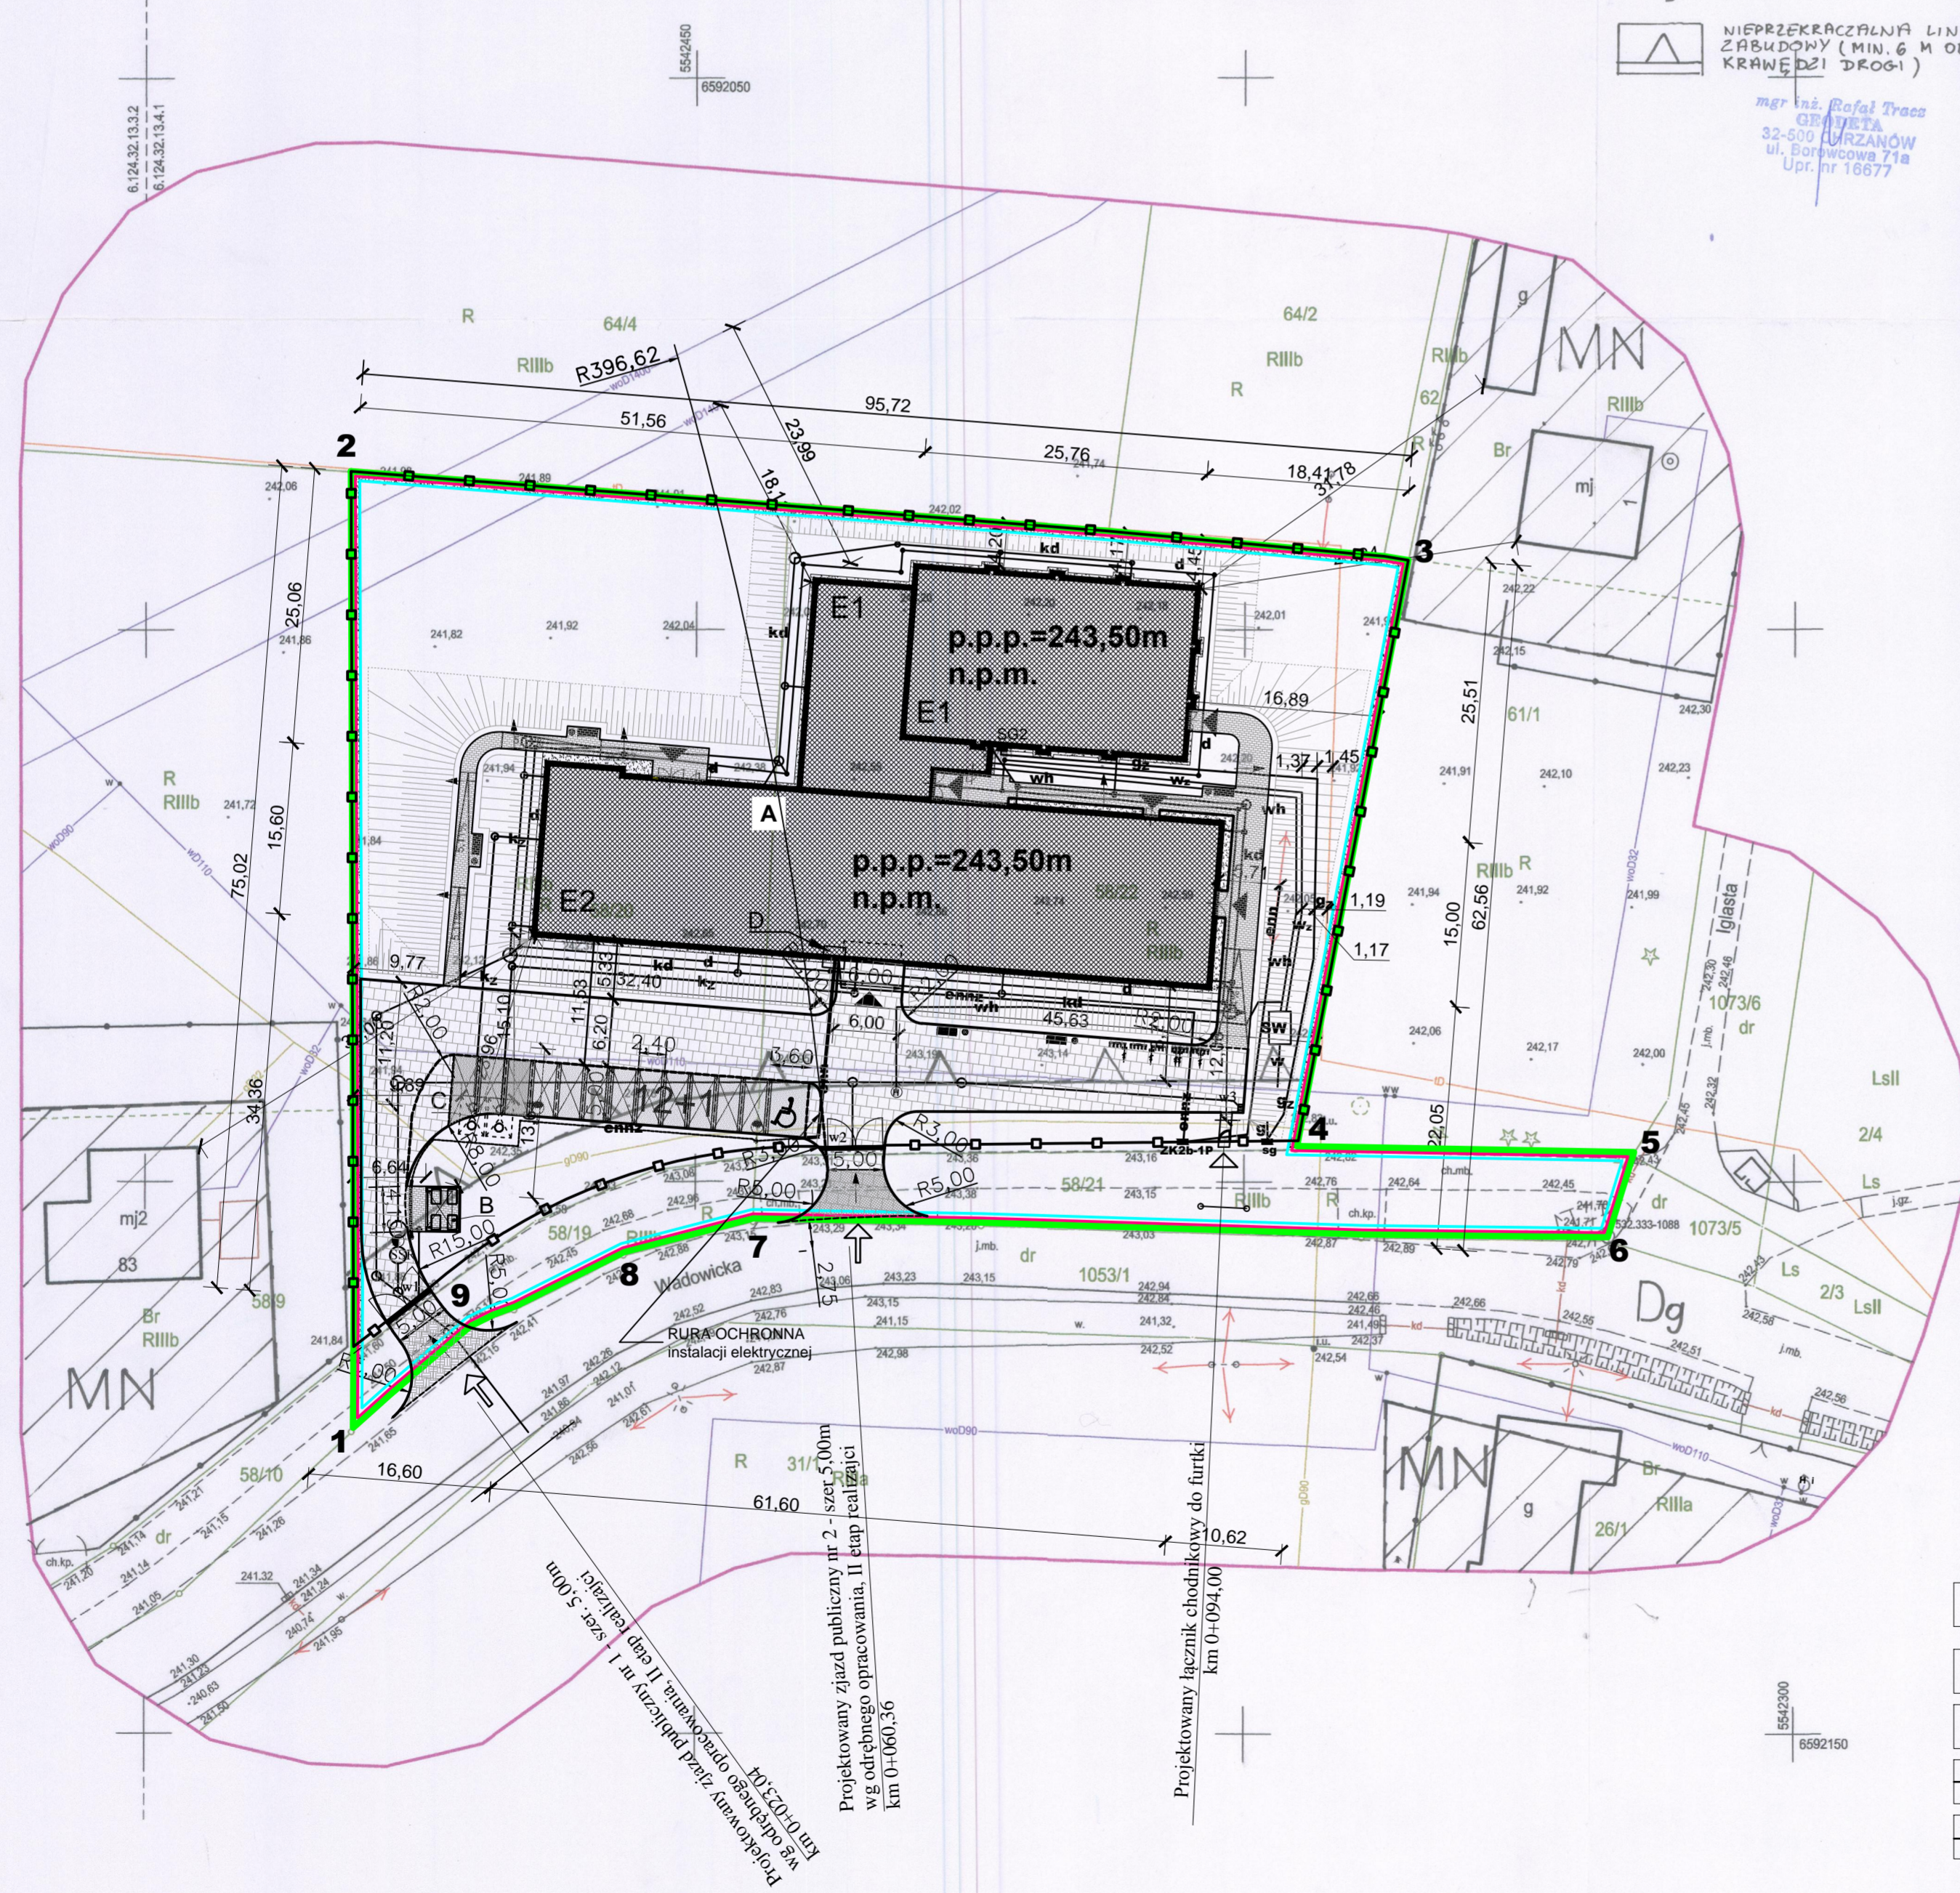

- ZK2b-1P PROJEKTOWANY ZESTAW ZŁĄCZOWO POMIAROWY objęty wnioskiem o pozwolenie na budowę
- w3 PROJEKTOWANE WPUSTY KANALIZACJI DESZCZOWEJ objęte wnioskiem o pozwolenie na budowę
- w2 PROJEKTOWANE KORYTKO ODWADNIAJĄCE objęte wnioskiem o pozwolenie na budowę
- SSR PROJEKTOWANE STUDZIENKI KANALIZACJI DESZCZOWEJ objęte wnioskiem o pozwolenia na budowę
- SSR PROJEKTOWANY SEPARATOR SUBSTANCJI ROPOPOCHODNYCH objęty pozwoleniem na budowę

INWESTYCJA: BUDOWA BUDYNKU SZKOŁY PODSTAWOWEJ WRAZ Z SALĄ GIMNASTYCZNĄ, WEWNĘTRZNYMI INSTALACJAMI (WOD.-KAN. GAZ. C.O., ELEKTRYCZNA, WENTYLACJA MECHANICZNA), UTWARDZENIEM CZĘŚCI TERENU DZIAŁKI, PARKINGAMI, WYKONANIEM OŚWIETLENIA ZEWNĘTRZNEGO, OGRÓDZENIEM TERENU DZIAŁKI ORAZ ZE ZBIORNIKAMI NA NIECZYSTOŚCI CIEKŁE				
ADRES: DE NR 58/19, 58/20, 58/21, 58/22 JEDN. EWIDENCYJNA: 121306-Oświęcim-obszar wiejski OBRĘB: 0010, Poręba Wielka				
INWESTOR: ZAKŁAD KOMUNALNY GMINY OŚWIECIM Sp. z o.o. BRZEZINKA, ul. SPORTOWA 9 32-500 OŚWIECIM				
PROJEKTOWAŁ: mgr inż. arch. DOROTA FILIPCZYK nr uprawnień: 6597 w specjalności architektonicznej	PODPIS:			
SPRAWDZIŁ: mgr inż. arch. ARTUR ZIĄBEK nr uprawnień: MPOIA/077/2015 w specjalności architektonicznej	PODPIS:			
WSPÓŁPRACA:				
PODPIS:				
TEMAT RYSUNKU PROJEKT ZAGOSPODAROWANIA TERENU				
DATA 02-2017	BRANŻA A	SKALA 1:500	NR RYS. 1	NR STR.

